

**Maximaal aanwezige personen**

Aantal nooduitgangen : 2, enkel, meer dan 135°  
 Personen / nooduitgang : 135 p / m<sup>1</sup>  
 Doorgangsbreedte : 1,15m<sup>1</sup> per nooduitgang  
 Max. aantal personen : 310 personen  
 Aanwezige max personen : 163 personen

**Maximale vluchtafstand**

Aanwezige max. bezetting : 163 personen  
 Verblijfsoppervlakte hal : 1966 m<sup>2</sup>  
 Bezetting p / m<sup>2</sup> : 12m<sup>2</sup>

Vluchtafstand is maximaal : 45m<sup>1</sup>

**Algemene voorwaarden:**

Voorzieningen voor elektriciteit bepalen en aanbrengen volgens NEN 1010 en de geldende normen voor installatiedelen.

Voorzieningen voor noodstroom voldoen aan de bij ministeriële regeling aangewezen voorschriften.

Vluchtrouteaanduiding dient te voldoen aan NEN 3011 (of bij een bestaand bouwwerk aan NEN 6099) en aan de zichtbaarheidseisen, bedoeld in de artikelen 5.2 tot en met 5.6 van de NEN-EN 1838.


Noodverlichting bepalen en aanbrengen volgens NEN 1838 + 6099. Verlichtingsinstallatie die aangesloten is op voorziening voor noodstroom geeft gedurende 60 minuten een lichtsterkte van min. 1 lux.

Peil en uitzetten  
 Het peil -P- waaruit alle hoogten en diepten worden gemeten, komt overeen met de bovenkant van de begane grondvloer van het gebouw.  
 Als peil voor de blaashal wordt aangehouden bovenkant van de bestaande tennisbaan bij het net.


Plattegrond Blaashal

**Plattegrond renvooi**

- Brandblusser
- Vluchtroute aanduiding
- Dubbel membraam deursel

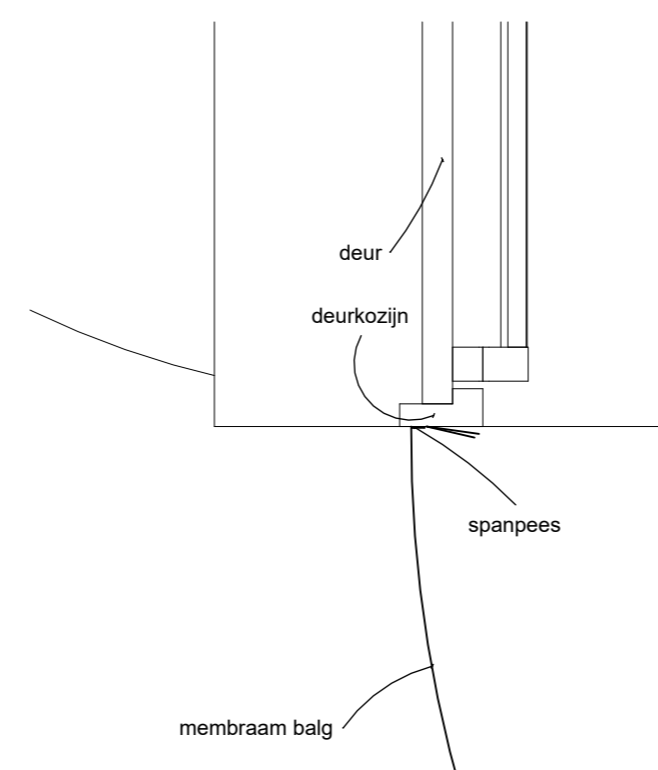

H1  
 Schaal: 1 : 10

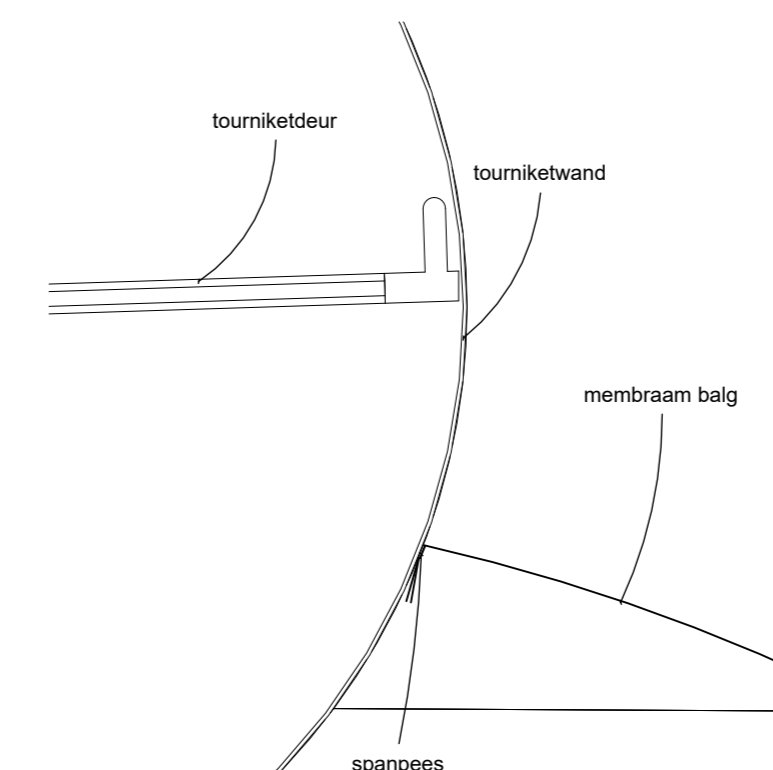

H2  
 Schaal: 1 : 10

**ARCHI  
 TEKTE  
 NBUR0** PROJECT Plaatsen blaashal Tennisclub Roomburg  
 a/d Kanaalweg 60 te Leiden

OPDRACHTGEVER Openlucht B.V.  
 Van Hogendorpstraat 12  
 3904HE Voerendaal

OPDRACHT Plaattegrond  
 FASE Omgevingsvergunning

**GUIDO BAKKER**

Architectenbureau Guido Bakker B.V.  
 Adres C113901 24 II  
 PC-Plaats 3905 NK Voerendaal  
 Telefoon 0174 55 22 47  
 Email info@guidobakker.nl  
 Internet www.guidobakker.nl

ARCHITECT	AGB	SCHAAL	1:500	PROJECT NR.
TEKENAAR	DIN	NOEMMOT	AD	2024-036
A	G	D	I	
B	E	H	L	
C	F	J	M	<b>OV-100</b>